


PLANTA BAIXA 4º PAVIMENTO - REMANEJAMENTO E ACRÉSCIMOS DE PONTOS
ESCALA: 1/50

NOTAÇÕES

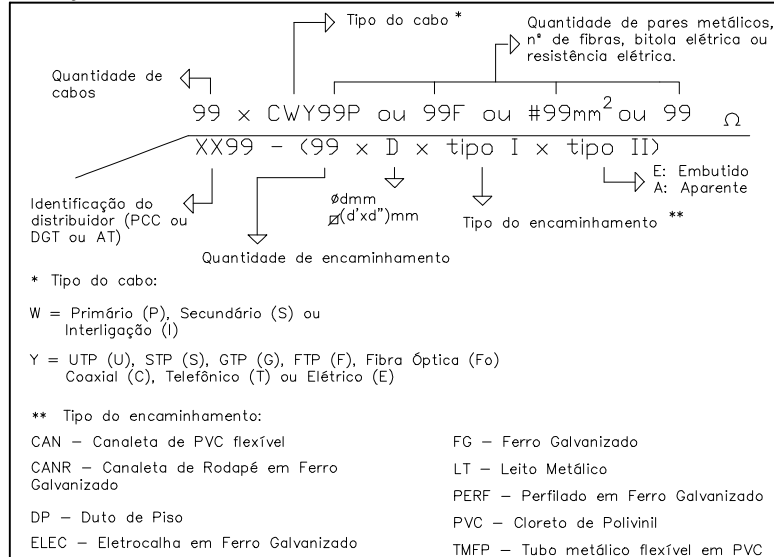

IDENTIFICAÇÃO LÓGICA

Sequência dos distribuidores espelhados pelo site.

AT99.999

DGT99.999

Número sequencial do cabo óptico ou metálico.

IDENTIFICAÇÃO ELÉTRICA

A letra C representa a designação de circuito elétrico.

-CXX-

Número sequencial do circuito elétrico.

CAIXA OU QUADRO

LHPPC

OU

LHPPC

L - Largura


H - Altura

P - Profundidade

V - para vertical e H para horizontal

C - E para embutida e A para aparente

LEGENDA:

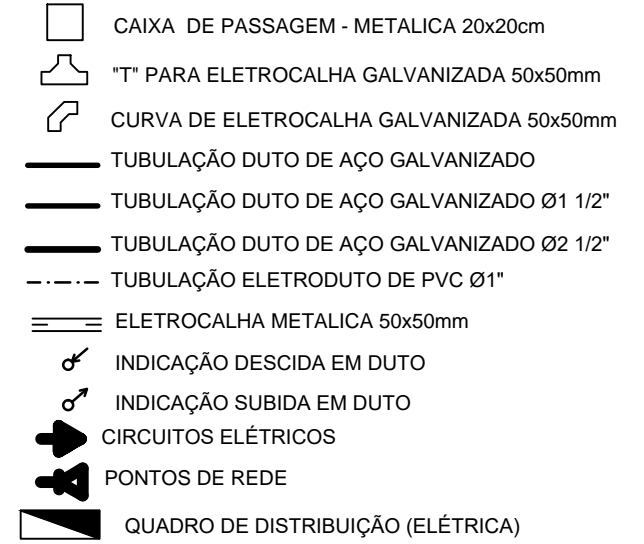

00	23/04/08	EMISSIONAL FINAL
REVISÃO:	DATA:	ASSUNTO:
ZERO UM RUA MANOEL CAETANO, Nº103 - SALA 02 - DERBY CEP: 52.010-220 - RECIFE - PERNAMBUCO. FONE: (xx81) 3421.4578		
LOCAL OBRA:	PROJETO:	
TRIBUNAL REGIONAL ELEITORAL - RECIFE	REDE CAT 06	
RESPONSÁVEL TÉCNICO:	SIBELE PADILHA DE CASTRO - CREA 5190- D/ PB	
AUTOR DO PROJETO:	SIBELE PADILHA DE CASTRO - CREA 5190- D/ PB	
TÍTULO DO DESENHO:		
PLANTA BAIXA 4º PAVIMENTO - REMANEJAMENTO E ACRÉSCIMOS DE PONTOS		
DESENHO:	ARQUIVO:	
CARLA MARQUES	TRE - PE - REDE Cat 06	
DATA:	ESCALA:	NÚMERO DESENHO:
23/04/2008	1/50	TRE_082U_04